


Istniejący przyręcz nie podlegający przebudowie

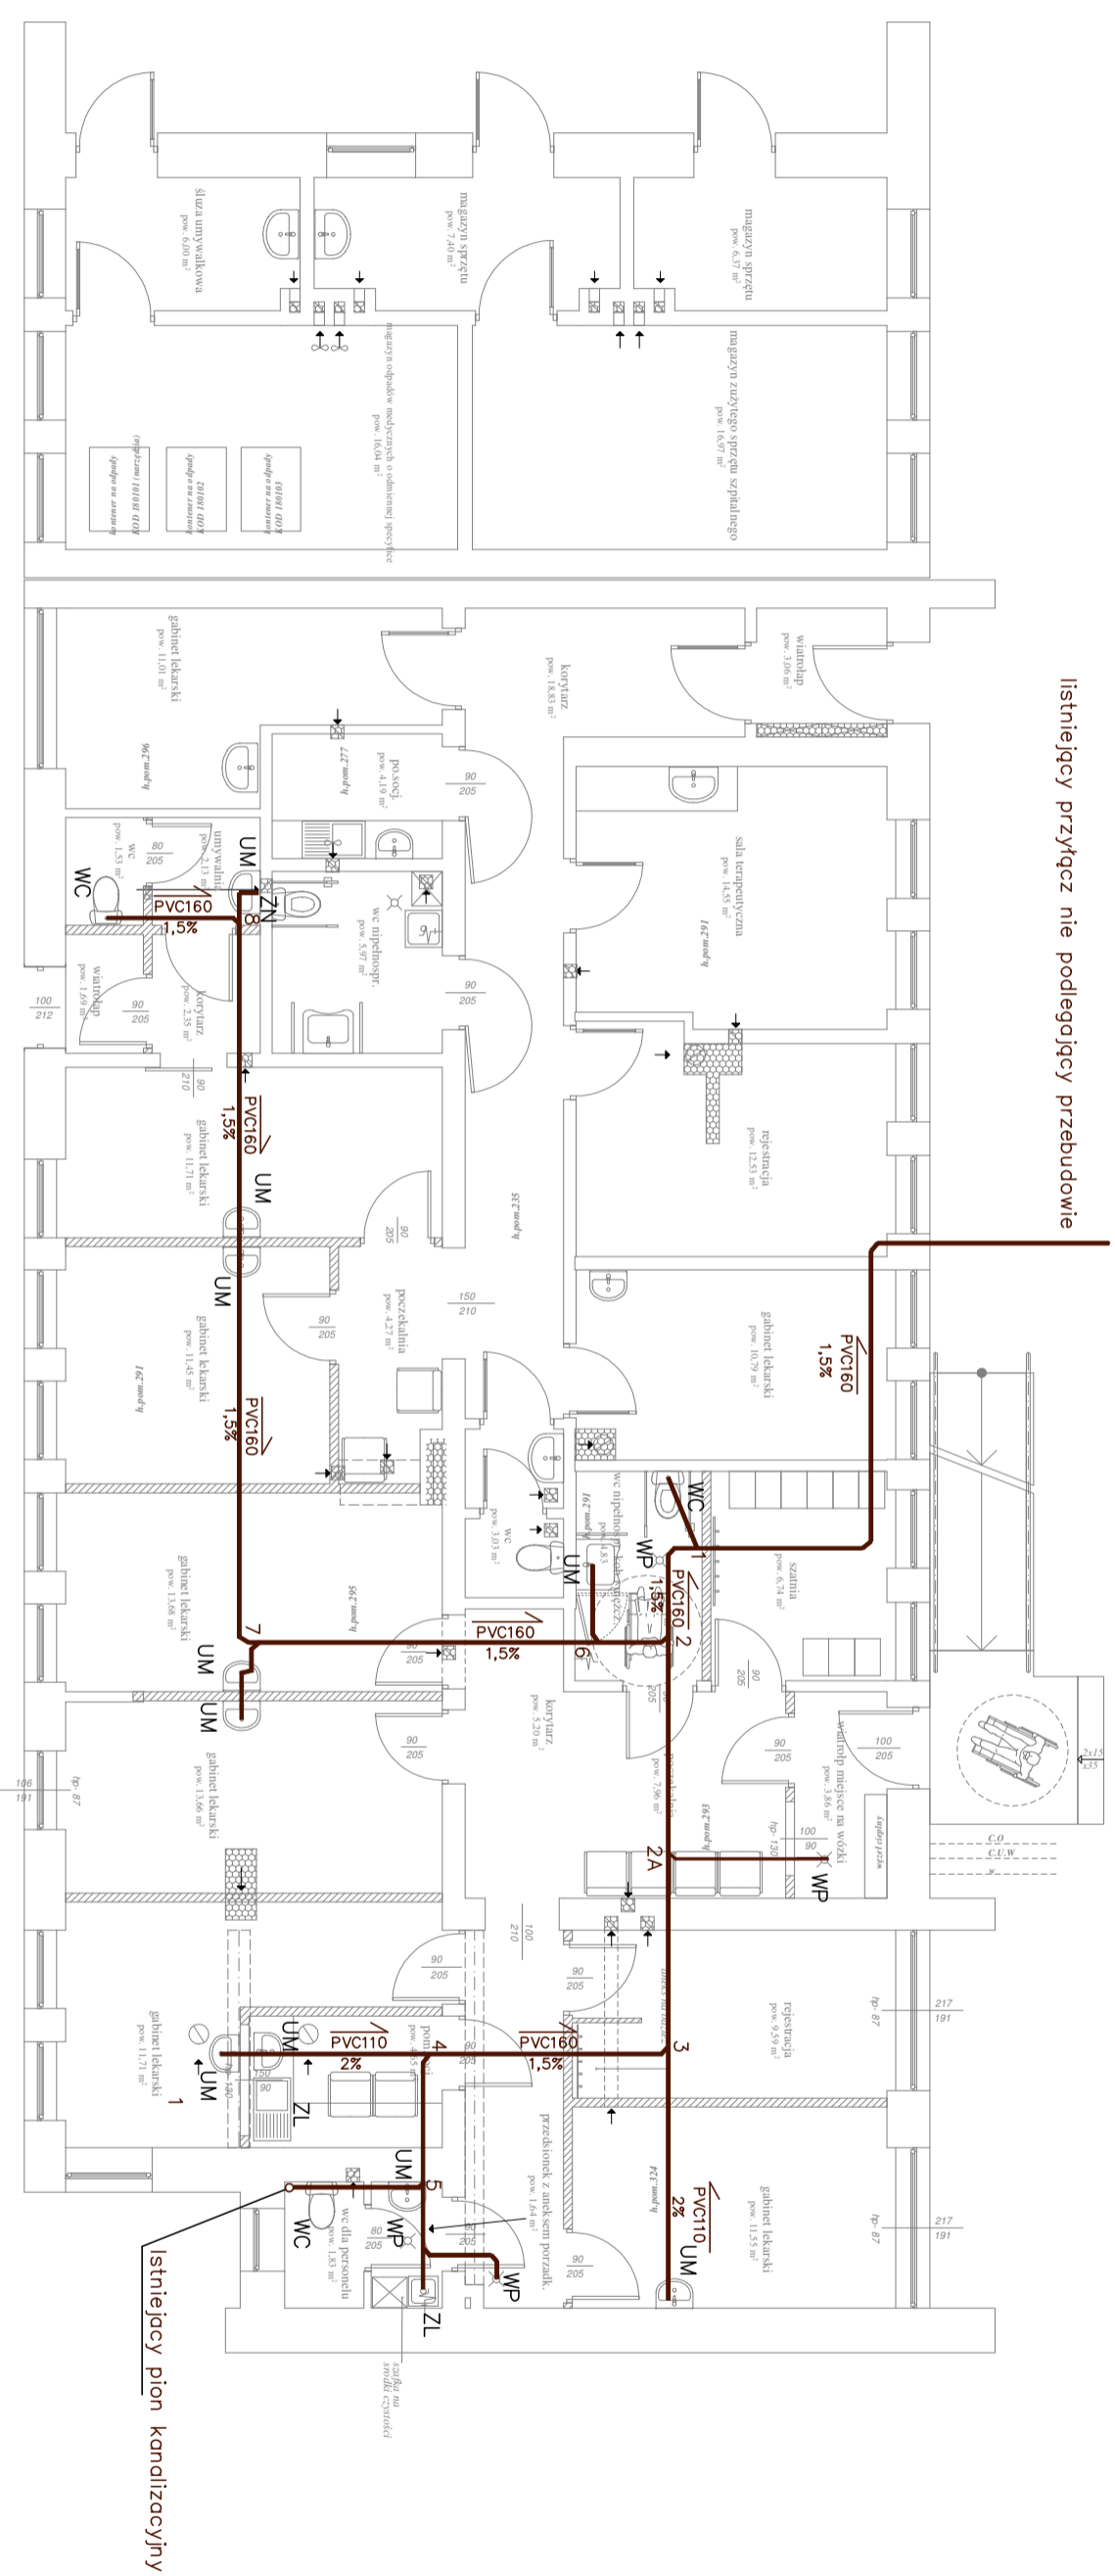

Istniejący pion kanalizacyjny

 
OZNACZENIA – INSTALACJA KANALIZACJI

— przewody kanalizacji sanitarnej

- ZN – Zawór napowietrzający
- WC – Muszla ustępowa
- UM – Umywalka
- ZL – Zlew
- WP – Wpust podłogowy

Uwaga:

- instalację kanalizacyjną wewnątrz projektu się z rur PVC
- piony kanalizacyjne wyprowadzić ponad dach budynku i zakończyć wentylacyjnymi lub zaworami napowietrzającymi
- w dolnej części pionów zamontować kształtki czyszczące
- przewody odprowadzające poziome kanalizacji sanitarnej będą łączone na trójniki

PROJEKT BUDOWLANY PRZEBUDOWY I ZMIANY SPOSOBU UŻYTKOWANIA BUDYNKU PROSEKTORIUM NA PORADNIE UZALEŻNIENI I ZESPÓŁU LECZENIA ŚRODOWISKOWEGO ORAZ PORADNIE ZDROWIA PSYCHICZNEGO WRAZ Z PRZEBUDOWĄ INSTALACJI WEWNĘTRZNYCH: WODY, KANALIZACJI SANITARNEJ, C.O., INSTALACJI ELEKTRYCZNEJ NA DZ. NR 1410/019 W BRZESKU PRZY UL. KOŚCIUSZKI		NR. RYS.  SKALA: 1:100
NAZWA RYS:	RZUT	
DATA: 09.2016	IMIE I NAZWISKO	
PROJEKTOWAŁ:	INŻ. RAFAŁ WOJNICZA	
SPRAWDZIŁ:	MGR INŻ. RYSZARD TRJANOWSKI	30/kw/75